


# INTENZIFIKACE ČOV STŘEDOKLUKY


291.70

## LEGENDA:

- STÁVAJÍCÍ OBJEKTY
- OBJEKTY A POTRUBÍ URČENÉ KE ZRUŠENÍ
- NOVĚ NAVRŽENÉ OBJEKTY
- STÁVAJÍCÍ SPLAŠKOVÁ KANALIZACE
- NOVĚ NAVRŽENÁ KANALIZACE
- STÁVAJÍCÍ VODOVOD (NEOVĚŘENÁ TRASA)
- NOVĚ NAVRŽENÝ VODOVOD (VYČIŠTĚNÁ VODA)
- NOVĚ NAVRŽENÝ PROVOZNÍ VODOVOD (VYČIŠTĚNÁ VODA)
- STÁVAJÍCÍ PŘÍPOJKA NN + SILOVÉ KABELY V AREÁLU ČOV (PŘEDPOKLÁDANÝ PRŮBĚH NEZAMĚŘENÝCH TRAS)
- STÁVAJÍCÍ NADZEMNÍ VEDENÍ VN
- NOVĚ NAVRŽENÉ VENKOVNÍ KABELOVÉ ROZVODY
- STÁVAJÍCÍ KALOVÉ POTRUBÍ
- STÁVAJÍCÍ POTRUBÍ KALOVÉ VODY
- STÁVAJÍCÍ VZDUCHOVÉ POTRUBÍ
- NOVĚ NAVRŽENÉ DÁVKOVÁNÍ KOAGULANTU
- NOVĚ NAVRŽENÉ KALOVÉ POTRUBÍ

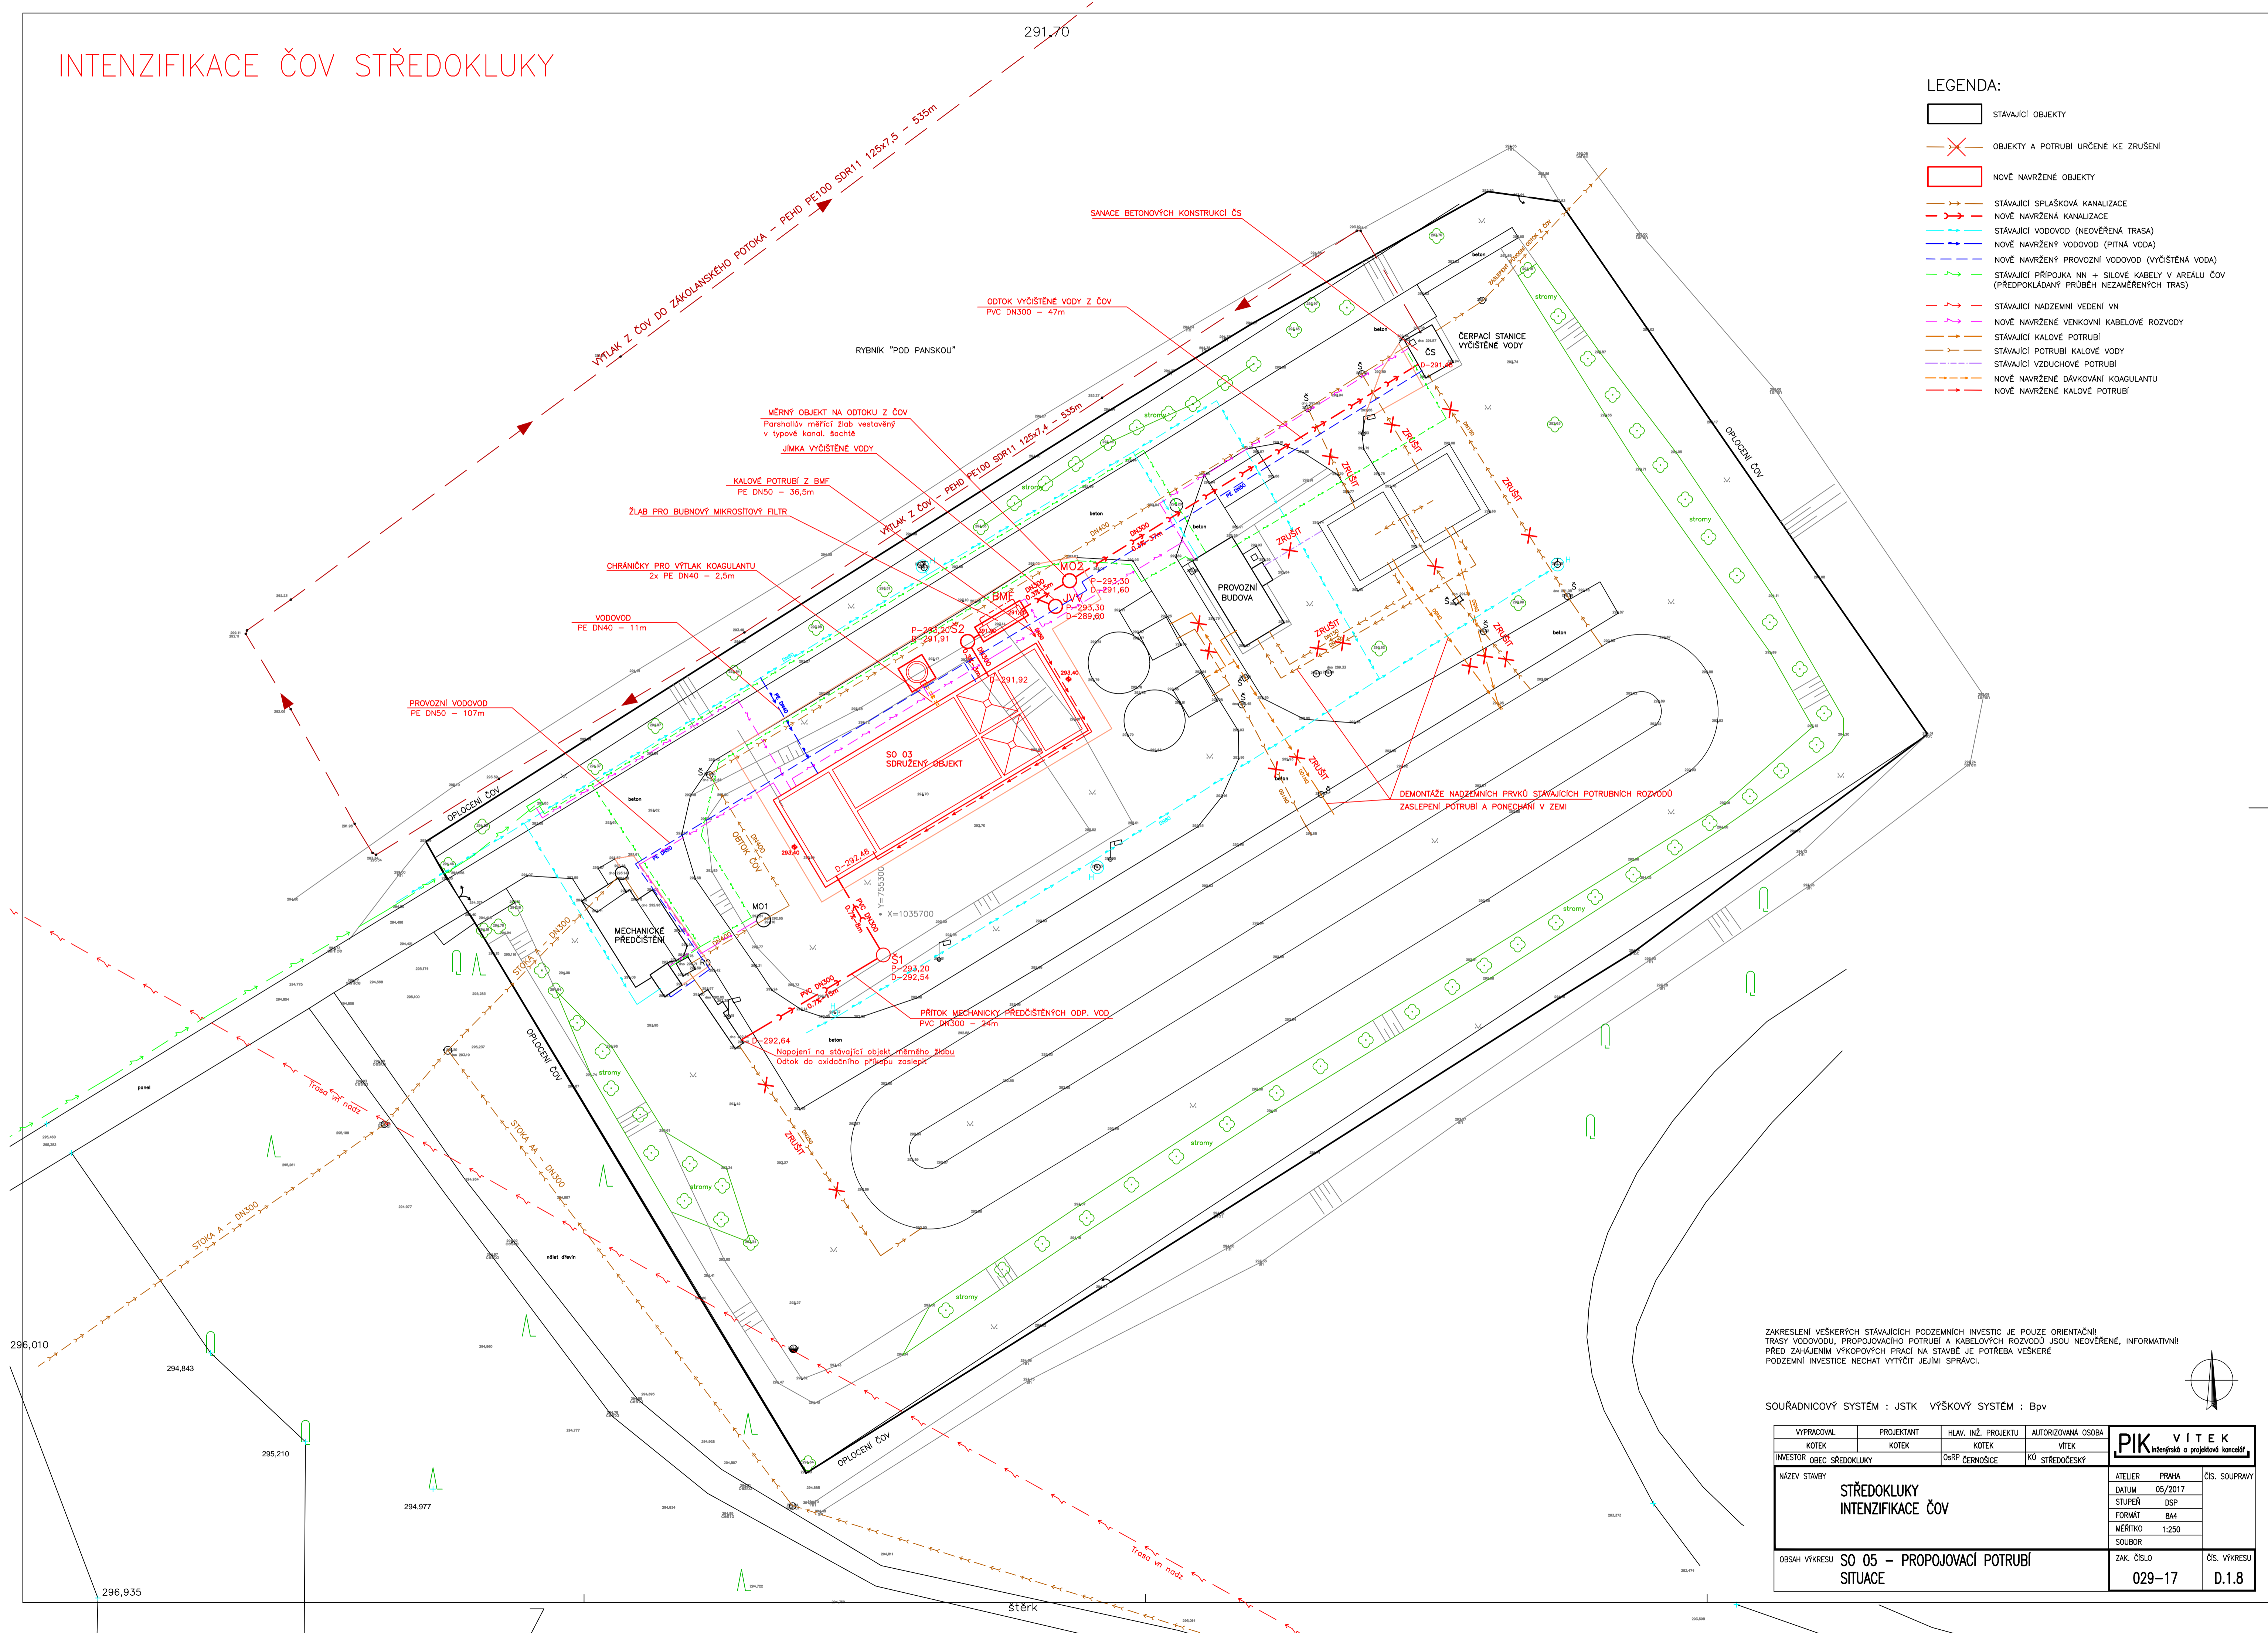

ZAKRESLENÍ VEŠKERÝCH STÁVAJÍCÍCH PODZEMNÍCH INVESTIC JE POUZE ORIENTAČNÍ!  
 TRASY VODOVODŮ, PROPOJOVACÍCH POTRUBÍ A KABELOVÝCH ROZVODŮ JSOU NEOVĚŘENÉ, INFORMATIVNÍ  
 PŘED ZAHÁJENÍM VÝKOPOVÝCH PRÁČÍ NA STAVĚ JE POTŘEBA VEŠKERÉ  
 PODZEMNÍ INVESTICE NECHAT VYTÝČIT JEJIMI SPRÁVCI.

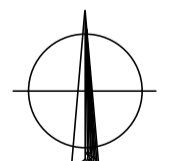

SOUŘADNICOVÝ SYSTÉM : JSTK VÝŠKOVÝ SYSTÉM : Bpv

VYPRACOVAL KOTEK	PROJEKTANT KOTEK	HLAV. INŽ. PROJEKTU KOTEK	AUTORIZOVANÁ OSOBA VITEK	<b>PIK VITEK</b> <small>inženýrská a projektová kancelář</small>	
INVESTOR OBEC STŘEDOKLUKY	OHŘP ČERNOŠICE	KÚ STŘEDOČESKÝ			
NÁZEV STAVBY <b>STŘEDOKLUKY INTENZIFIKACE ČOV</b>				ATELIER PRAHA	ČÍS. SOUPRAVY
				DATUM 05/2017	
				STUPĚŇ DSP	
				FORMÁT B4	
				MĚŘÍTKO 1:250	
				SOUBOR	
OBSAH VÝKRESU <b>SO 05 – PROPOJOVACÍ POTRUBÍ SITUACE</b>				ZAK. ČÍSLO <b>029-17</b>	ČÍS. VÝKRESU <b>D.1.8</b>